

PROJETO ELÉTRICO
ESCALA: 1/50

QUADRO DE CARGAS MONOFÁSICO


Circuito	Tipo	Carga (W)		Corrente (A)	Cabos (mm ²)			Disjuntor (A)
		Iluminação	TUG		Fase	Neutro	Terra	
1	Iluminação	199	2400	1	1,5	1,5	2,5	10
2	TUG		2800	11	2,5	2,5	2,5	16
3	TUG		2800	13	2,5	2,5	2,5	16
4	Ar condicionado			16	2,5	2,5	2,5	16
				16	2,5	2,5	2,5	16

QUADRO DE CONVENÇÕES

Símbolo	Denominação	Altura (m)	Caixa (mm/mt)
⊕	PONTO DE ILUMINAÇÃO DE TETO EXISTENTE		
⊕	PONTO DE ILUMINAÇÃO DE TETO A SER COLOCAR		
⊕	PONTO DE ILUMINAÇÃO DE TETO	1,20	100x60
⊕	INTERRUPTOR DE DUAS SEÇÕES	1,20	100x60
⊕	INTERRUPTOR DE DUAS SEÇÕES	0,3	100x60
⊕	TOMADA BRIDOLAR BAIXA NA PAREDE 200W	1,20	100x60
⊕	TOMADA BRIDOLAR MÉDIA NA PAREDE 200W	1,20	100x60
⊕	INÍCIO DE UMA SEÇÃO COM TUBO BR. 40x10 NA PAREDE	2,20	100x60
⊕	TOMADA BRIDOLAR ALTA NA PAREDE 200W	2,20	100x60
⊕	TOMADA INDUSTRIAL MÉDIA NA PAREDE 2000W	2,40	100x60
⊕	CONJUNTO GABINETE		
⊕	CONJUNTO GABINETE		
⊕	DUITO DE CONDUTORES, INTERIO FASE, NEUTRO E TERRA	1,20	600x600
⊕	DUITO DE DISTRIBUIÇÃO DE LUZ E RESERVATÓRIOS	1,20	600x600
⊕	QUADRO DE MEDIÇÃO	1,20	600x600
⊕	CENTRO DE DISTRIBUIÇÃO DE LUZ E RESERVATÓRIOS	1,20	
⊕	INTERVALO ANTO AMBADO		


OBSERVAÇÕES

- OS PONTOS DE ILUMINAÇÃO DE TETO SÃO DE 100W
- AS TOMADAS NÃO ESPECIFICADAS SÃO DE 100W
- OS ELEMENTOS NÃO ESPECIFICADOS SÃO DE DIÂMETRO 20 mm
- OS CONDUTORES NÃO ESPECIFICADOS SÃO DE SEÇÃO 2,5 mm²
- OS CONDUTORES DE RETORNO SÃO DE SEÇÃO 1,5 mm²
- OS CONDUTORES DE RETORNO SÃO DE SEÇÃO 1,5 mm²
- OS TUBOS DE PAVIMENTO SÃO CONDUTORES COM ATRAVESAMENTO

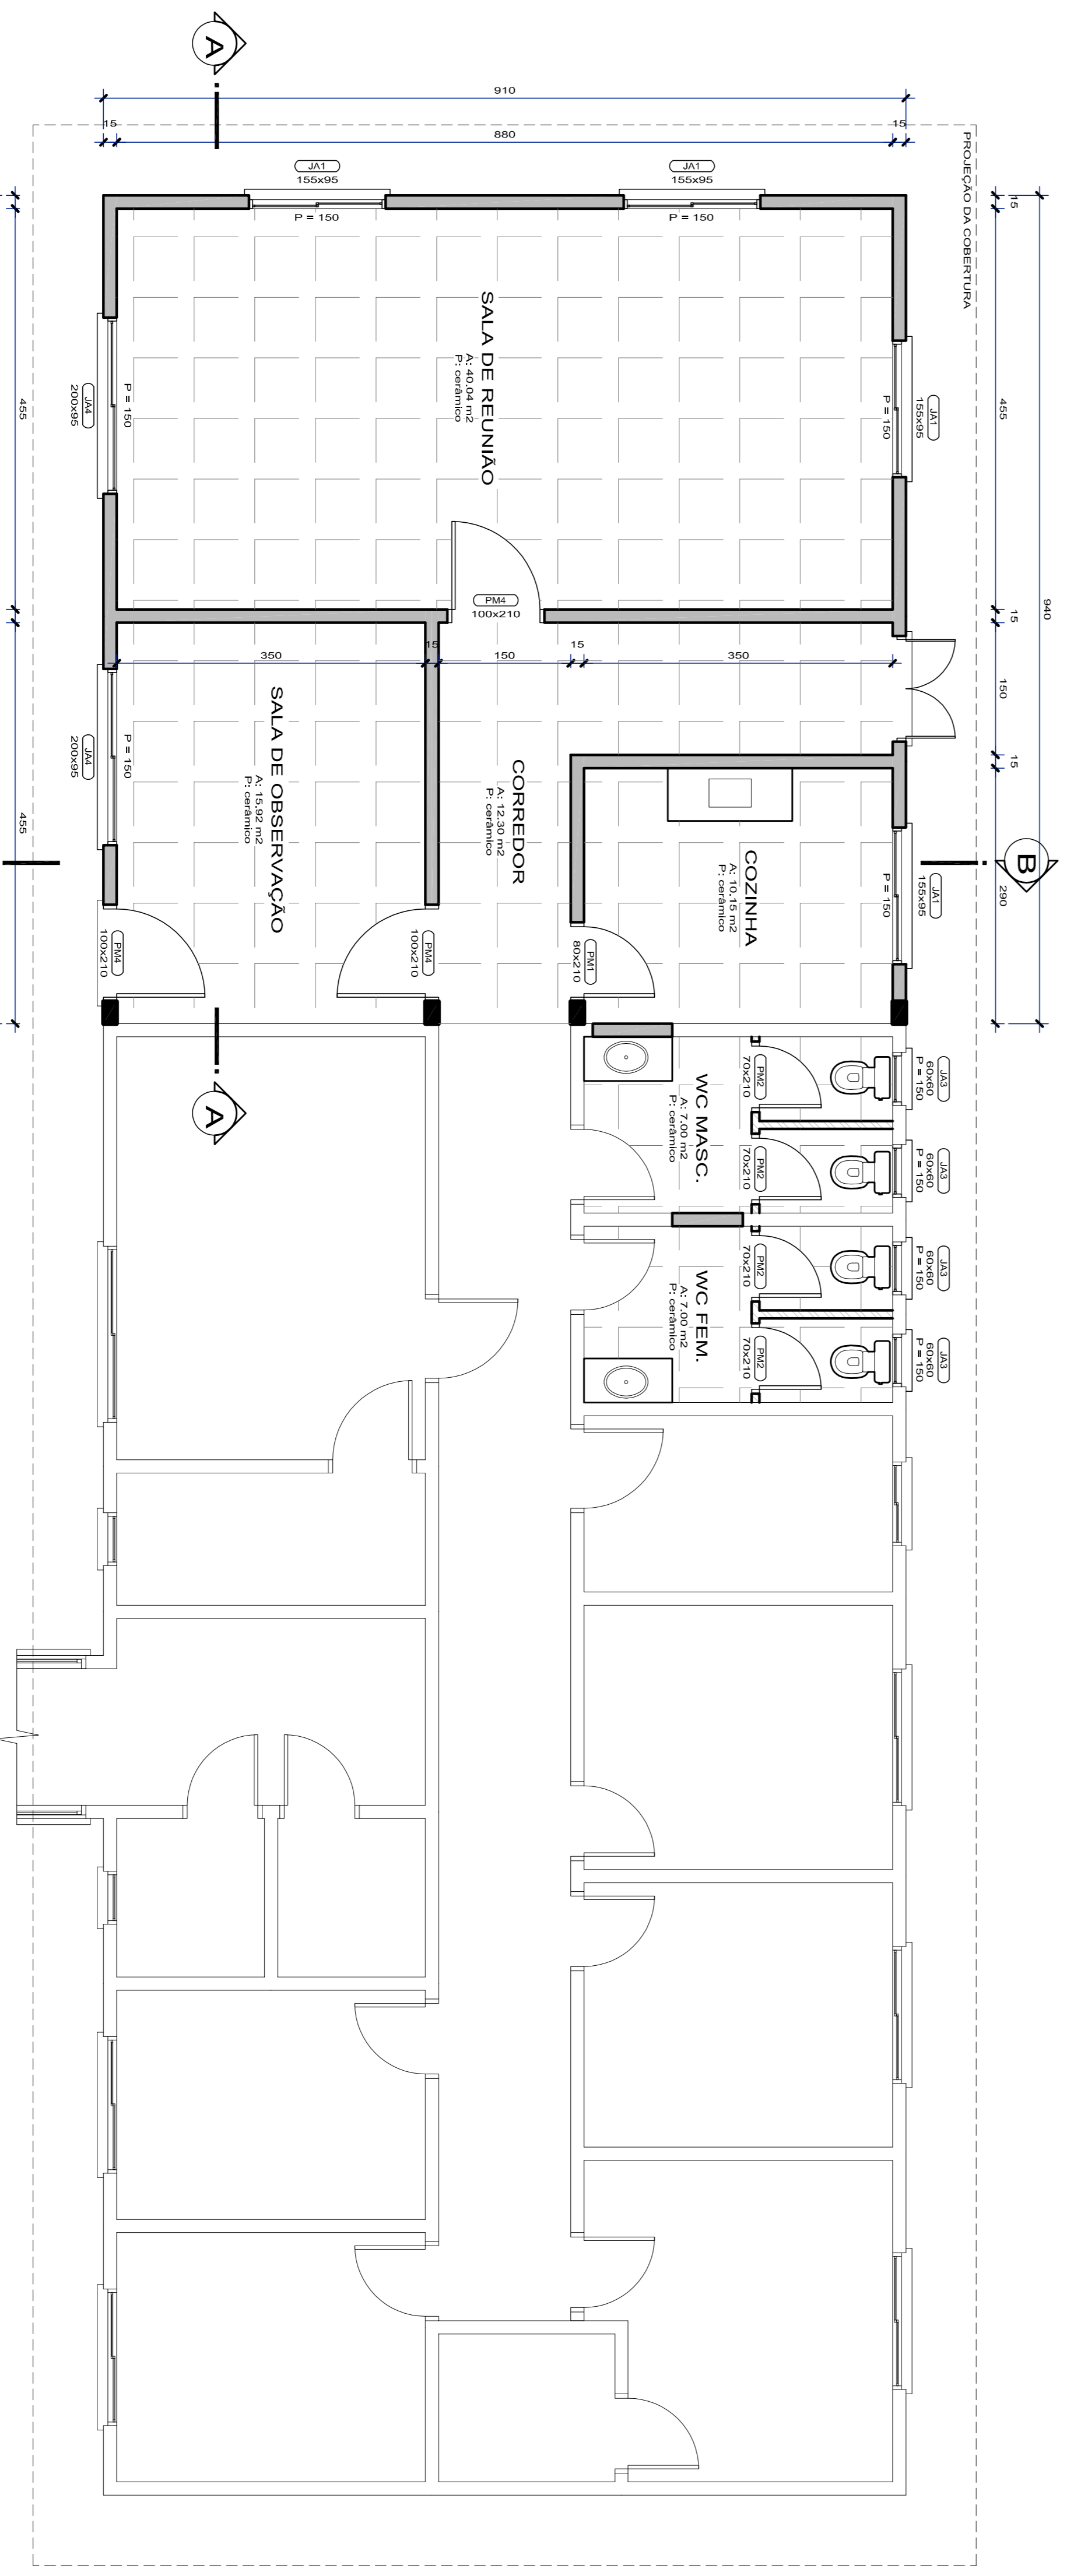

PLANTA BAIXA AMPLIAÇÃO
A: 85,54 m²
ESCALA: 1/50

PAREDES A CONSTRUIR
 DIVISÓRIAS LEVES A CONSTRUIR
 PISO CERÂMICO

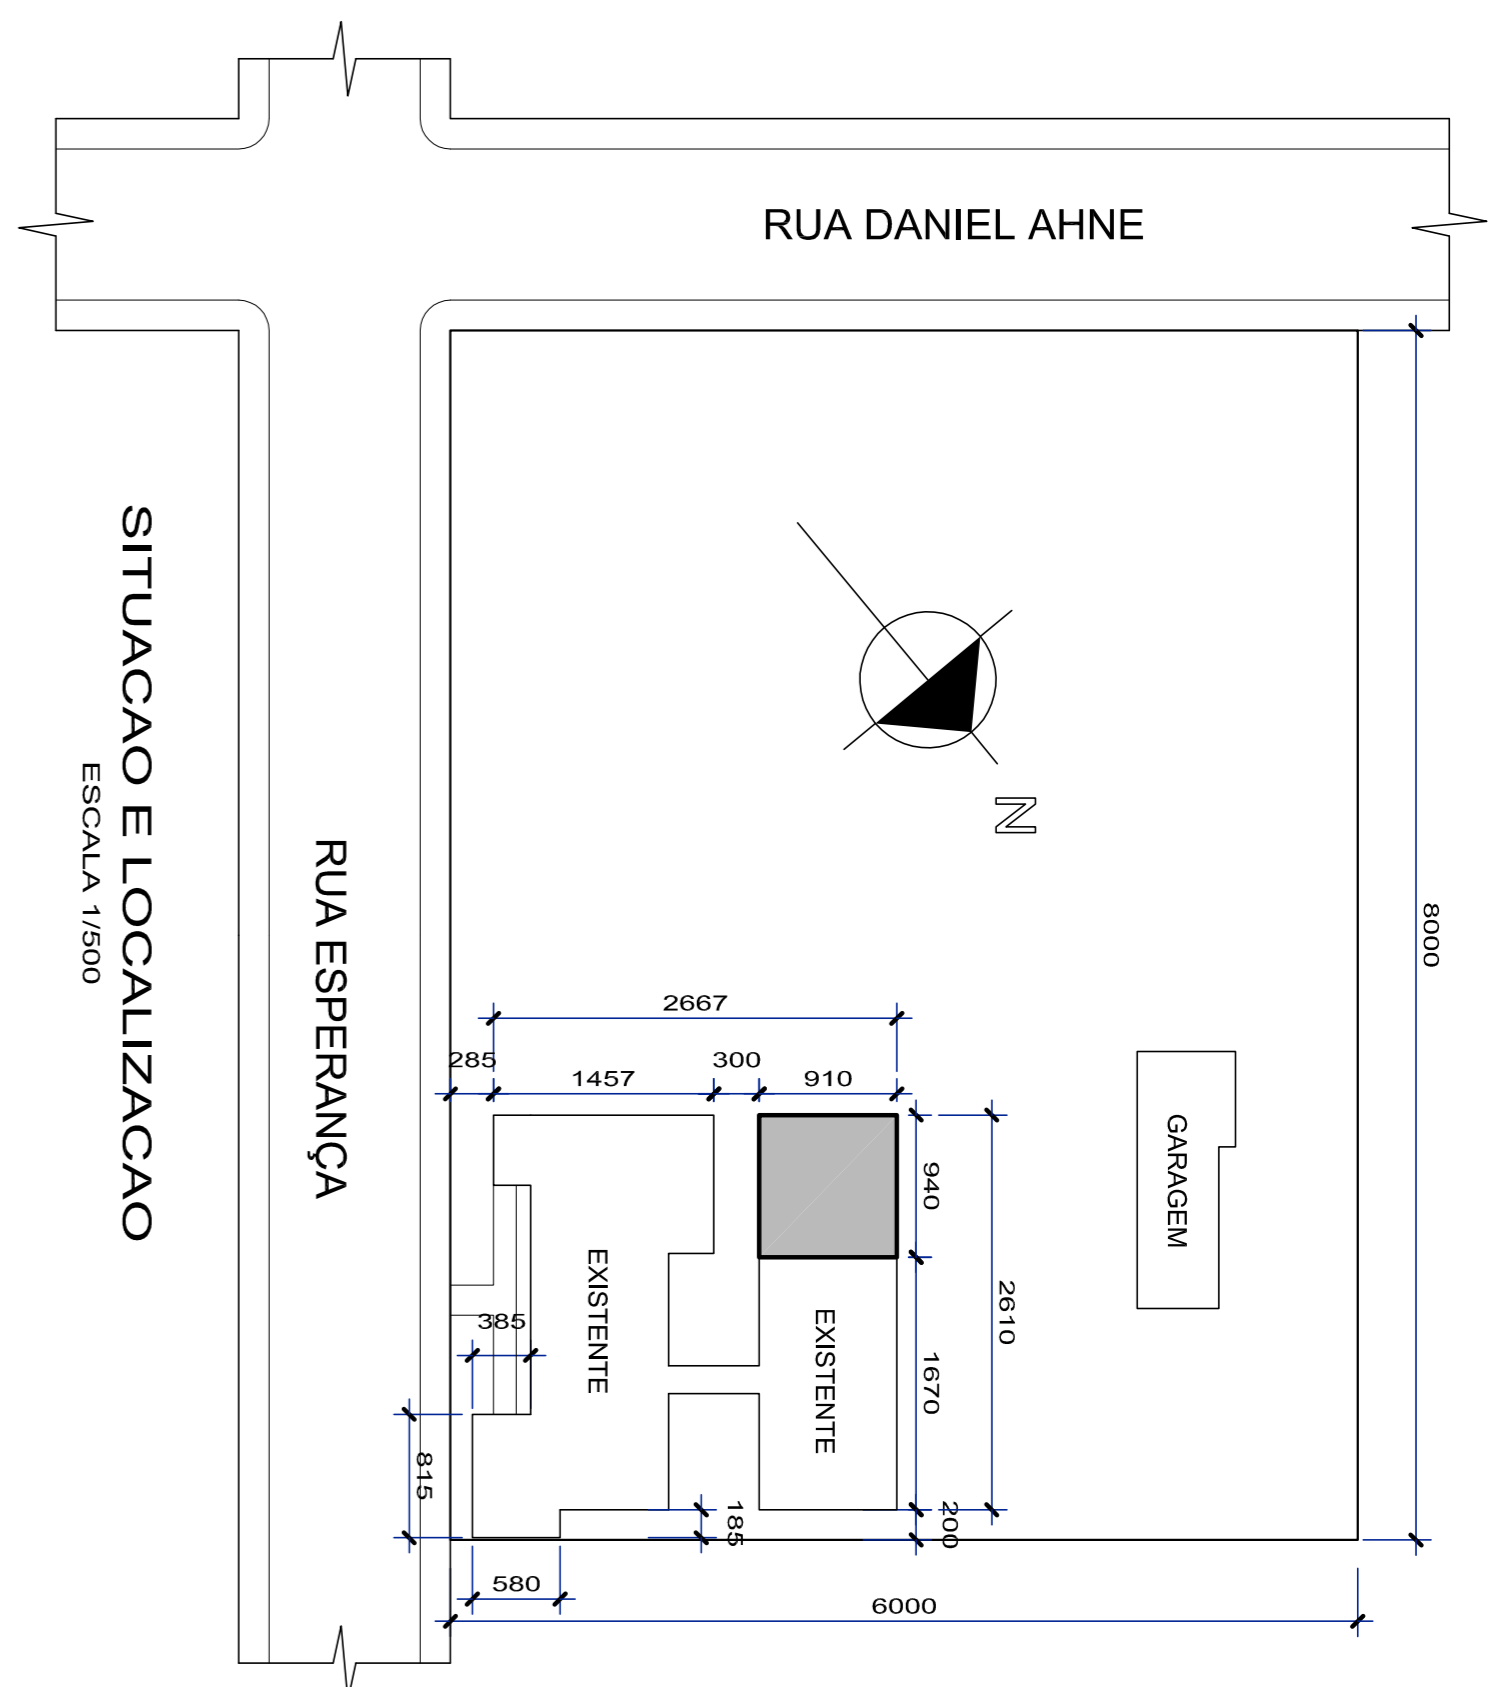

SITUAÇÃO E LOCALIZAÇÃO
ESCALA 1/500



PREFEITURA MUNICIPAL DE
TRAVESSEIRO

Rua Esperança, 116 - Bairro Centro - Travesseiro/RS
CNPJ nº 13.708.124/0001-30

PROJETO
 Ampliação do Centro de Saúde
 Arquiteto: Diana Basso Ertico, Situação e Localização
 Data: 10/04/2023
 Projeto: PROJ_06.kwg
 Desenhista: ALEX
 Prancha: **01**

PREFEITURA MUNICIPAL DE TRAVESSEIRO
ENR. CIVIL. ROZAN. JOSÉ. GRENDELER
CNPJ Nº 13.708.124/0001-30